


Схема расположения
видеокамер системы СОТ.

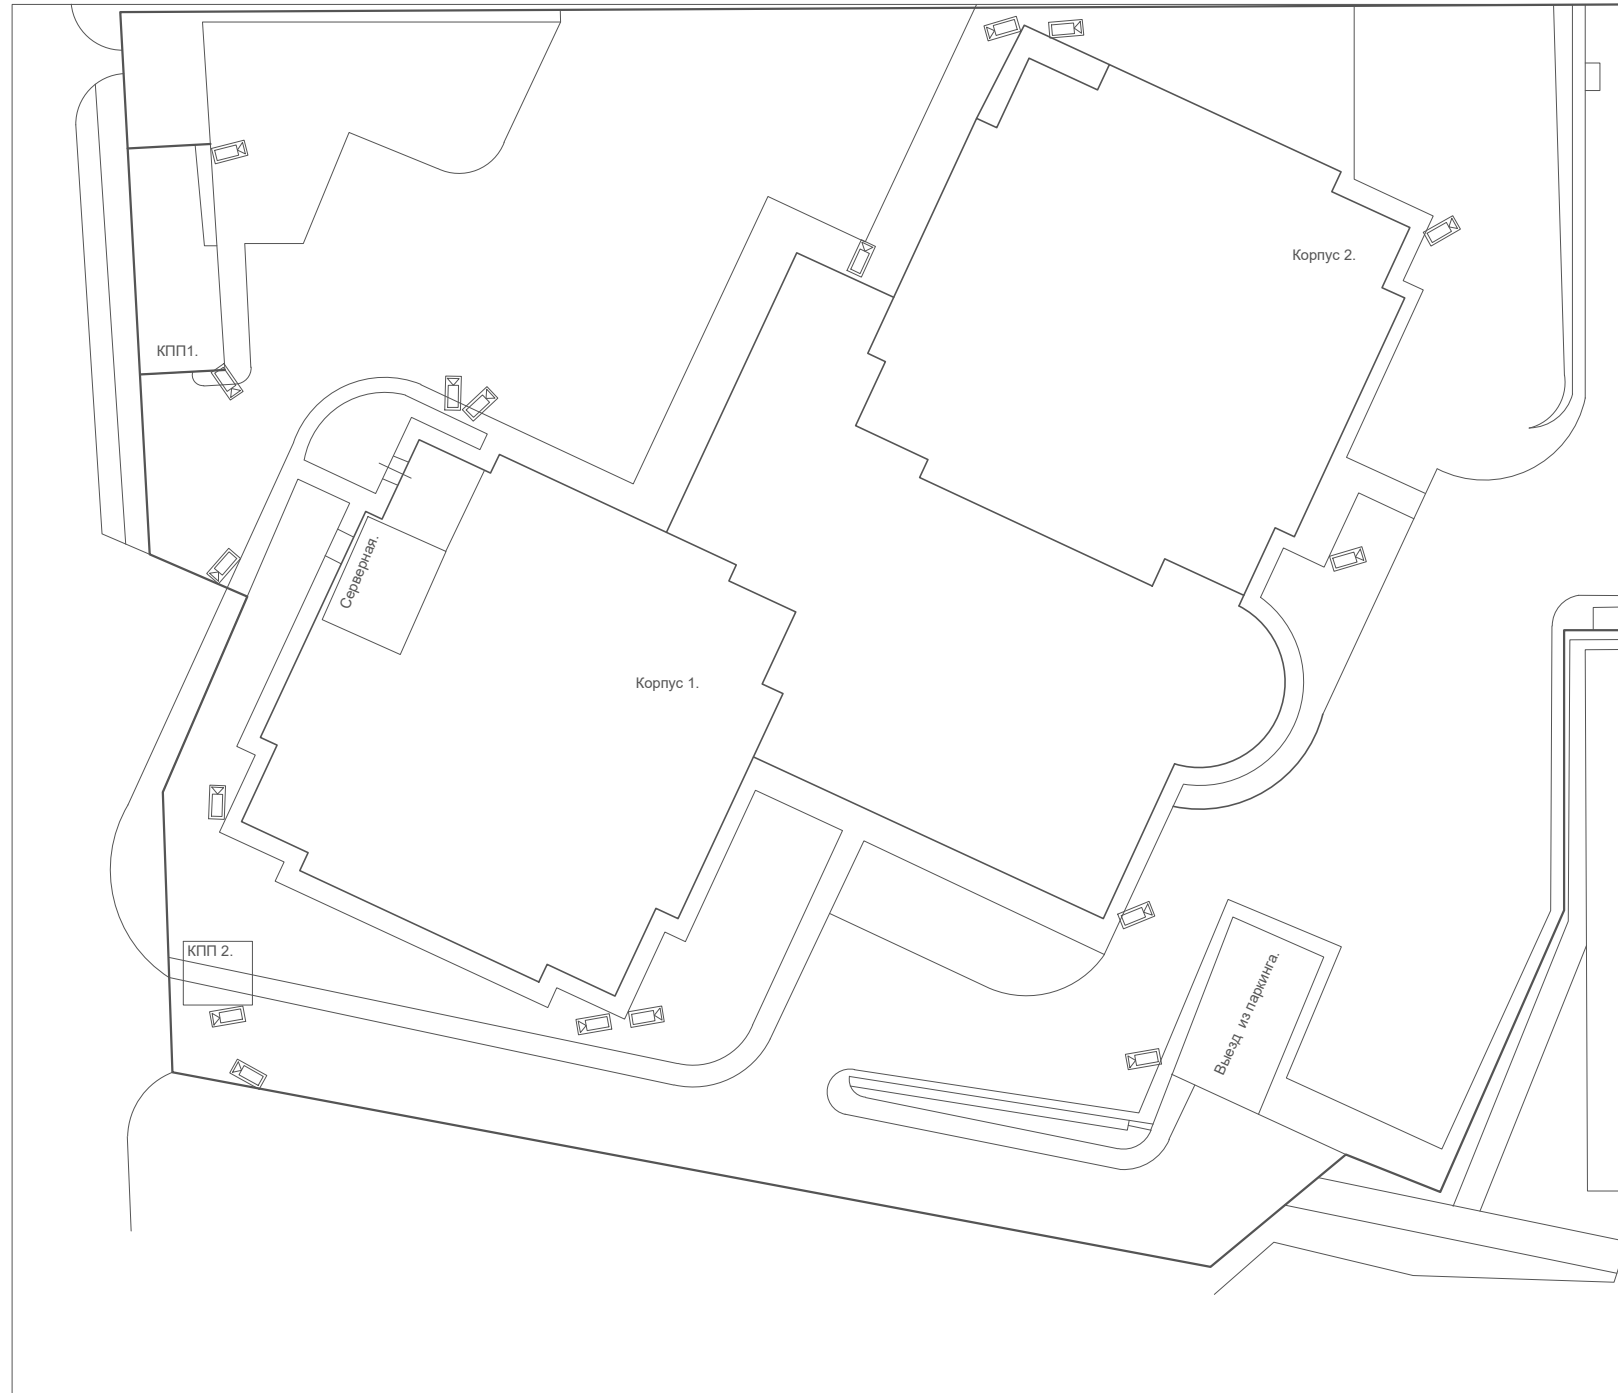

Перв. примен.	Спраб. №	Погр. и дата	Инв. № дубл.	Взам. инв. №	Погр. и дата	Инв. № подл.
---------------	----------	--------------	--------------	--------------	--------------	--------------

Изм	Лист	№ докум.	Погр.	Дата				
Разраб.					Система видеонаблюдения	Стадия	Лист	Листов
Пров.								
Т.контр.								
Н.контр.								
Утв.								

Общие данные.

Общие указания:

1. Технические решения, принятые в проекте, соответствуют требованиям экологических, санитарно-гигиенических, противопожарных и других норм, действующих на территории Российской Федерации и обеспечивают безопасную для жизни и здоровья людей эксплуатацию объекта при соблюдении предусмотренных в проекте мероприятий;
2. Настоящая рабочая документация разработана на основании:
 - Технического задания на разработку проектной документации по объекту: Жилое здание расположенное по адресу г. Москва, ул. Звенигородская д.8, корп.1. утвержденного Председателем ТСЖ "на Филевской".

Данных предпроектного обследования по объекту проектирования Жилое здание расположенное по адресу г. Москва, ул. Звенигородская д.8, корп.1. 3.
Рабочая документация разработана в соответствии с проектной документацией, действующими нормами, правилами и стандартами.
3. В помещении Серверной устанавливается Видеосервер на базе процессора INTEL Core i7, с дисковым массивом на 240 Тбайт.
4. На фасаде здания и козырьках входных групп, устанавливаются видеокамеры высокого разрешения, с углом обзора 58 град.
5. В паркинге и помещениях МОП устанавливаются купальные видеокамеры (антивандального) исполнения.
6. Все кабельные линии прокладываются в гофрах и кабель-каналах.
7. Коммутаторы и системы питания видеокамер устанавливаются с металлических шкафах с замком.
8. В серверной для бесперебойной работы системы видеонаблюдения предусмотрена система питания с защитой от перепадов и скачков напряжения.
9. Кабельная продукция применяемая в данной системе имеет сертификат качества.

Перв. примен.

Спраб. №

Погп. и дата

Инв. № дубл.

Взам. инв. №


Погп. и дата

Инв. № подл.

Изм	Лист	№ докум.	Погп.	Дата				
Разраб.					Система видеонаблюдения	Стадия	Лист	Листов
Пров.								
Т.контр.								
Н.контр.								
Утв.								

Схема расположения
видеокамер системы СОТ.

Территория парка.

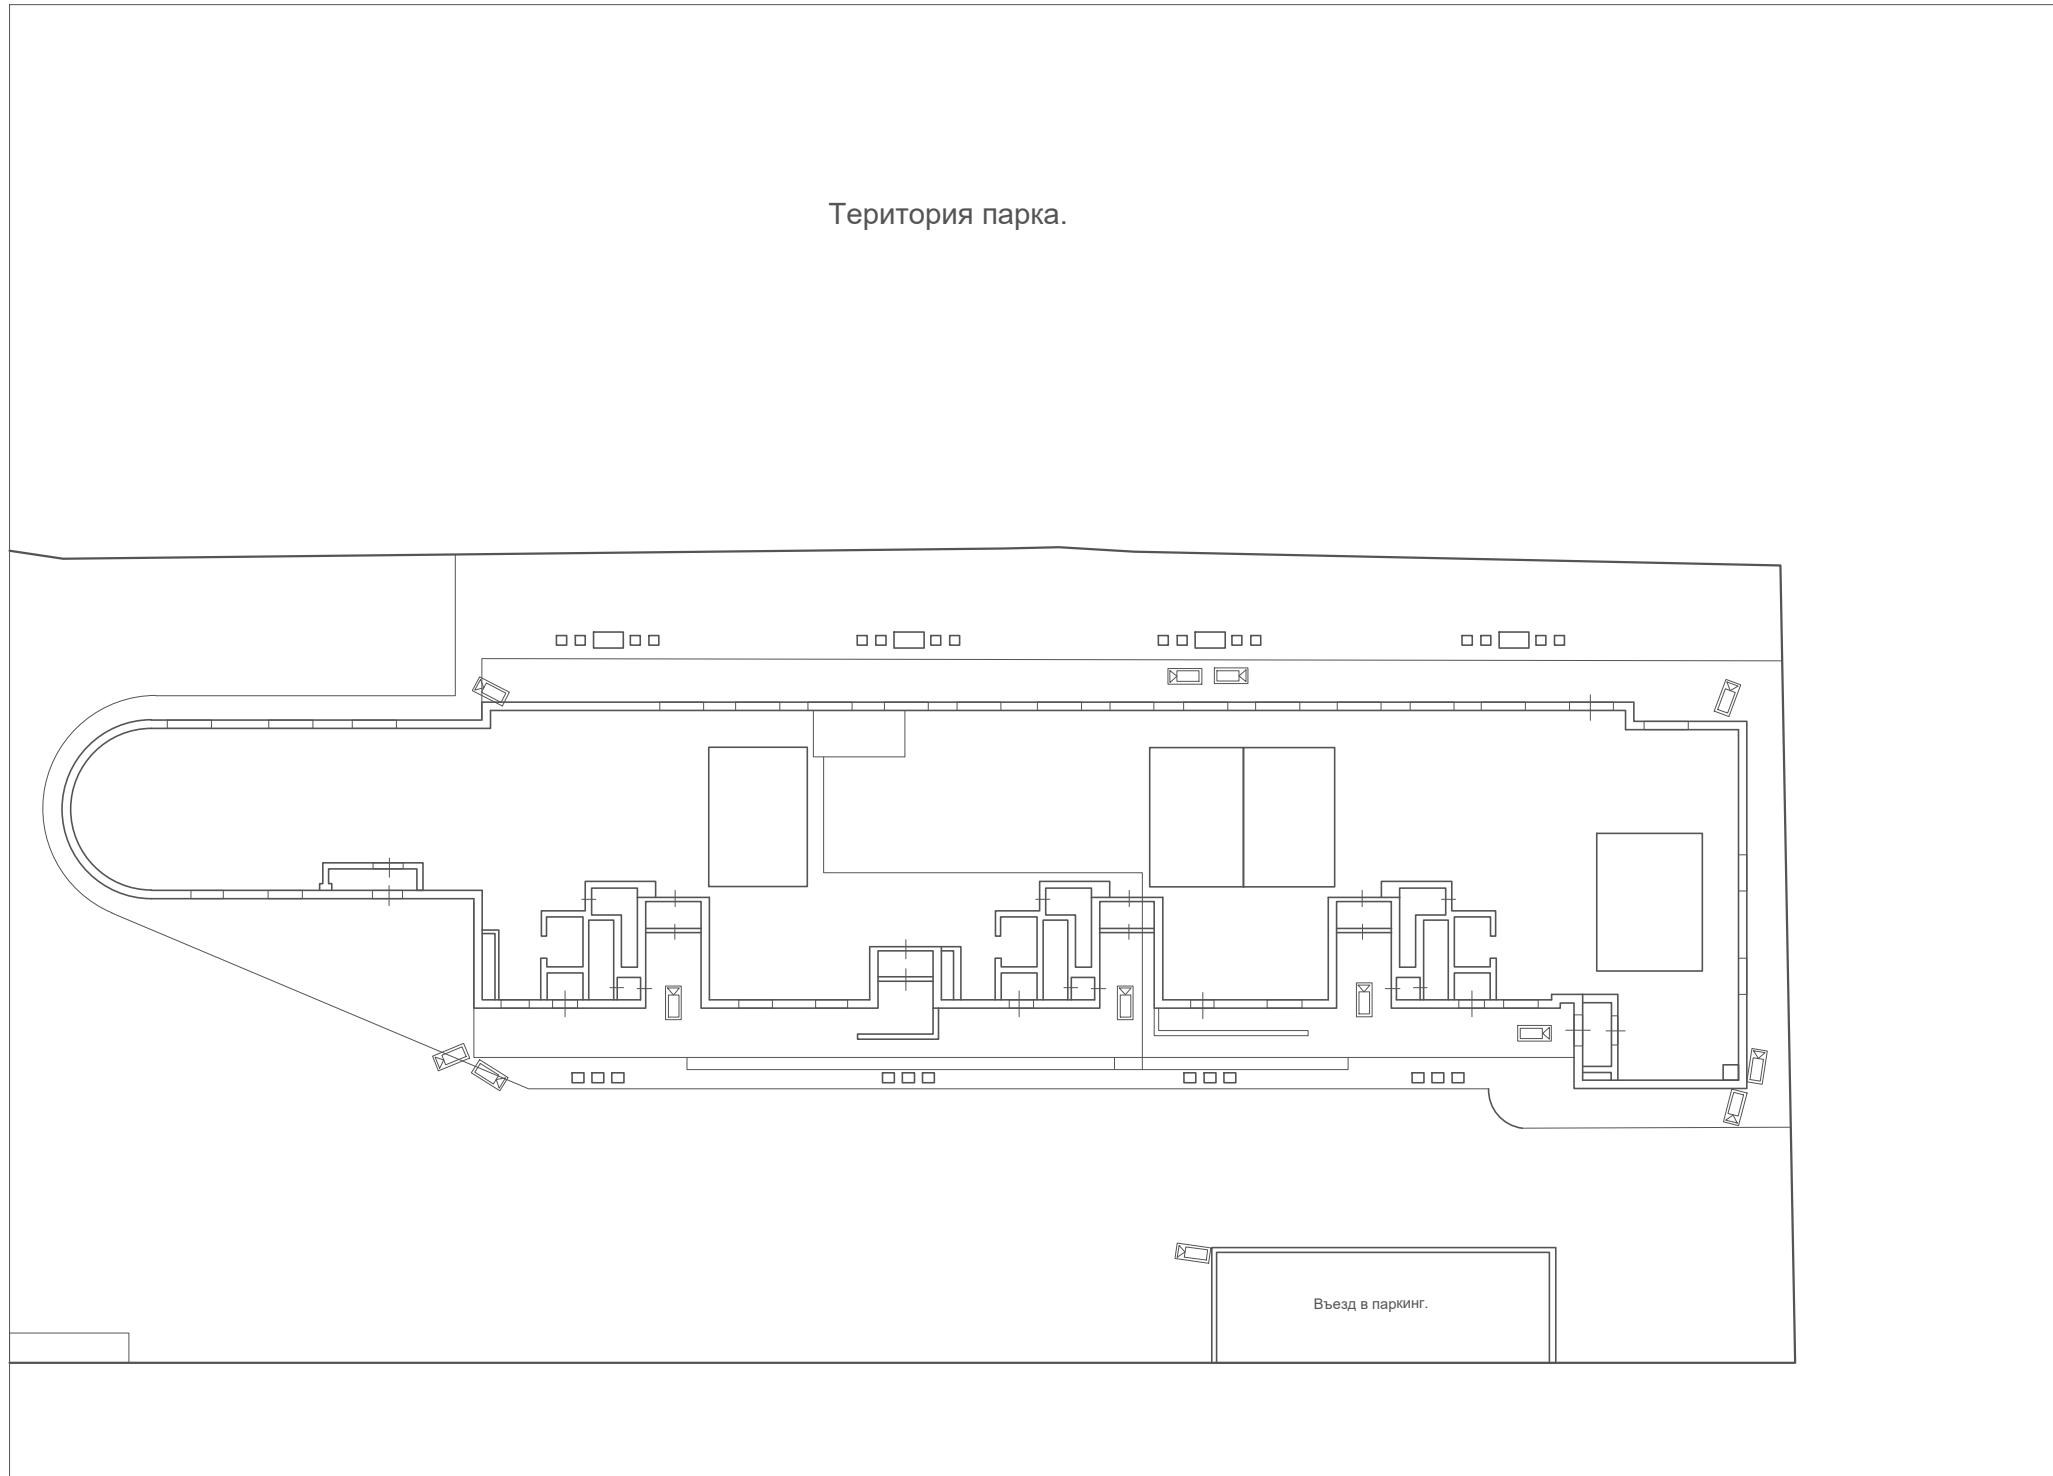

Изм	Лист	№ докум.	Погн.	Дата				
Разраб.					Система видеонаблюдения	Стадия	Лист	Листов
Пров.								
Т.контр.								
Н.контр.								
Утв.								

Перв. примен.

Спраб. №

Погн. и дата

Инв. № губл.

Взам. инв. №

Погн. и дата

Инв. № подл.