


Инв. № подл.	Подп. и дата	Взам. инв. №	Инв. № дубл.	Подп. и дата	Справ. №	Перв. примен.

Схема расположения  
видеокамер системы СОТ.

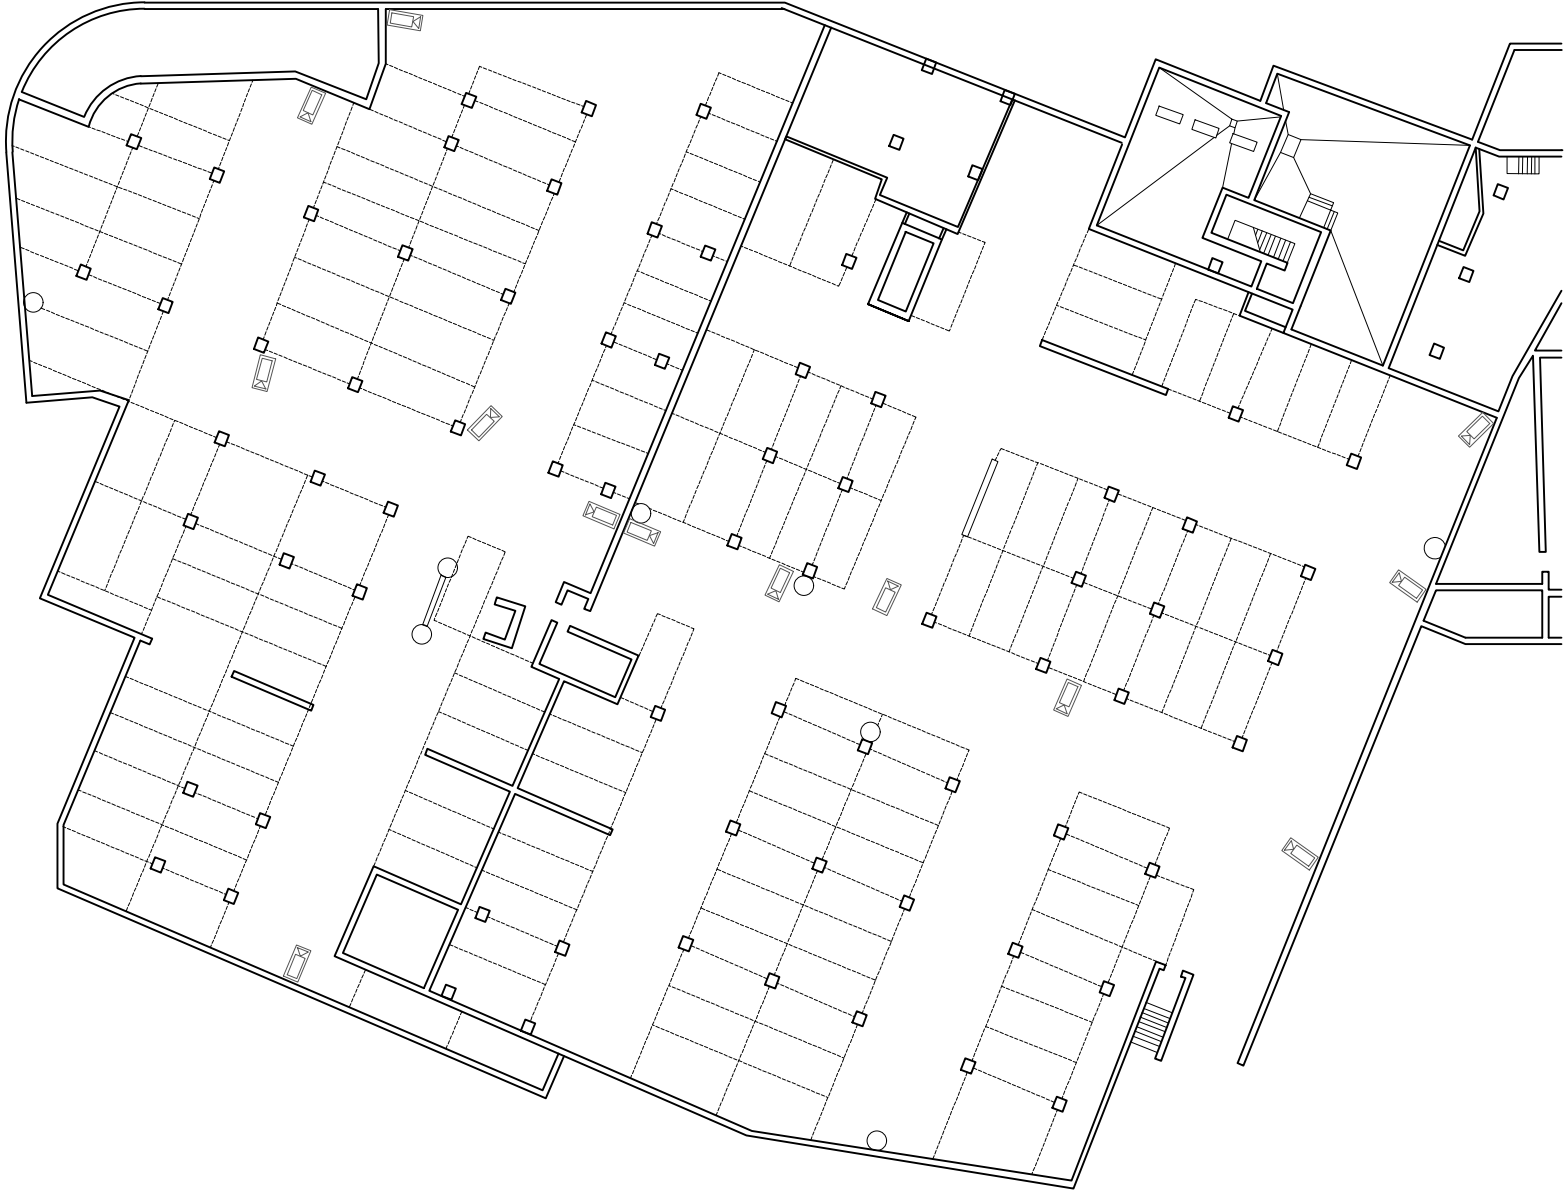

Изм	Лист	№ докум.	Подп.	Дата	Система видеонаблюдения	Стадия	Лист
Разраб.							Листов
Пров.							
Т.контр.							
Н.контр.							
Утв.							