


Схема расположения
видеокамер системы СОТ.

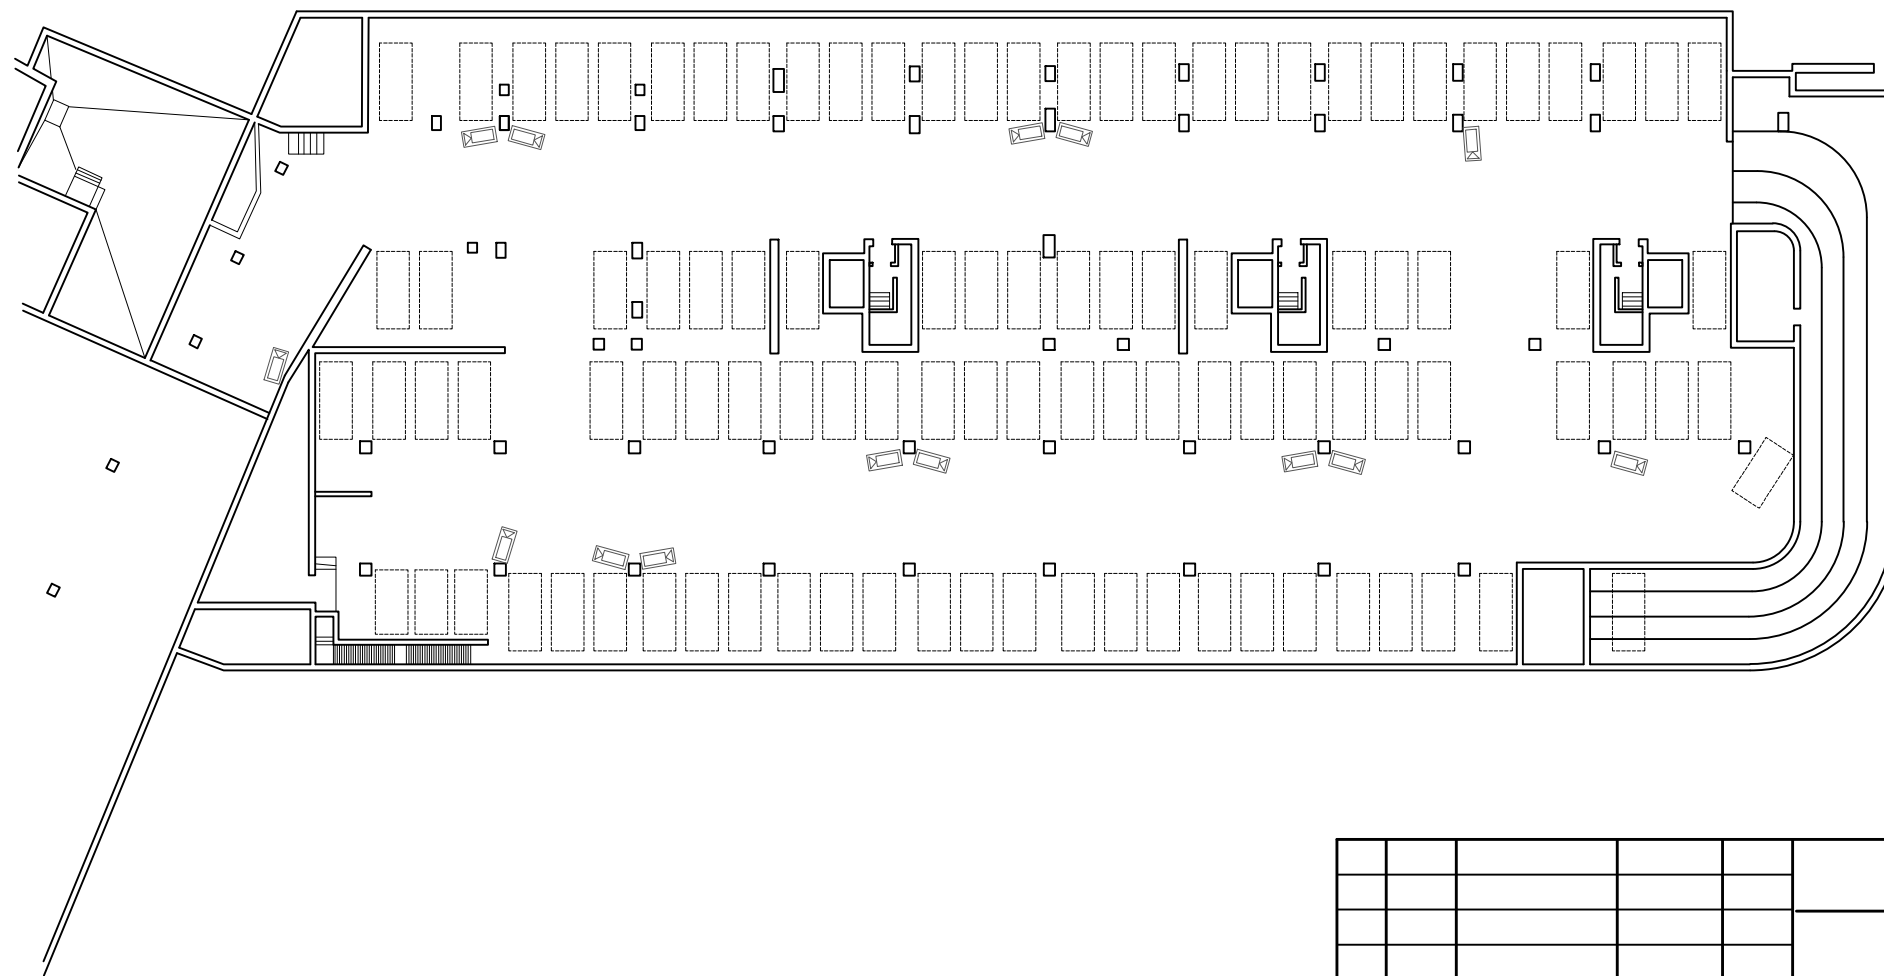

Инв. № подл.	Погр. и дата	Взам. инв. №	Инв. № дубл.	Погр. и дата	Спроб. №	Перв. примен.
--------------	--------------	--------------	--------------	--------------	----------	---------------

Изм	Лист	№ докум.	Погр.	Дата				
Разраб.					Система видеонаблюдения	Стадия	Лист	Листов
Пров.								
Т.контр.								
Н.контр.								
Утв.								